

M E L D U N G

über die Errichtung einer zentralen Feuerungsanlage (bis 50 kW) nach § 7 Abs 1 lit b K-BO 1996 sowie einer Anlage zur Lagerung wassergefährdender Stoffe zur Beheizung eines Gebäudes nach § 31a Abs 4 WRG 1959

für die Errichtung / Änderung einer

BAUHERR:

Vor- und Zuname:

Wohnanschrift:

Bauort:

Parz.Nr.:

ANLAGEN

Grundriß- und Schnittpläne im Maßstab 1 : 50 mit der Angabe der angrenzenden Räume und des Geschoßes
Technische Beschreibung

.....
Ort, Datum

.....
Unterschrift des Bauherrn

TECHNISCHER BERICHT

Aufstellungsort:

(Parz., Haus Nr.,
Geschoß, Raum)

Art der Befuerung:

Wärmebedarf der zubeheizenden Räume:

Kesseltype:


Leistungsbereich des Kessels (kW):

Art des Brennstoffes:


.....
(Unterschrift d. ausführenden Firma)

.....
(Ort und Datum)

- 26 - MUSTER

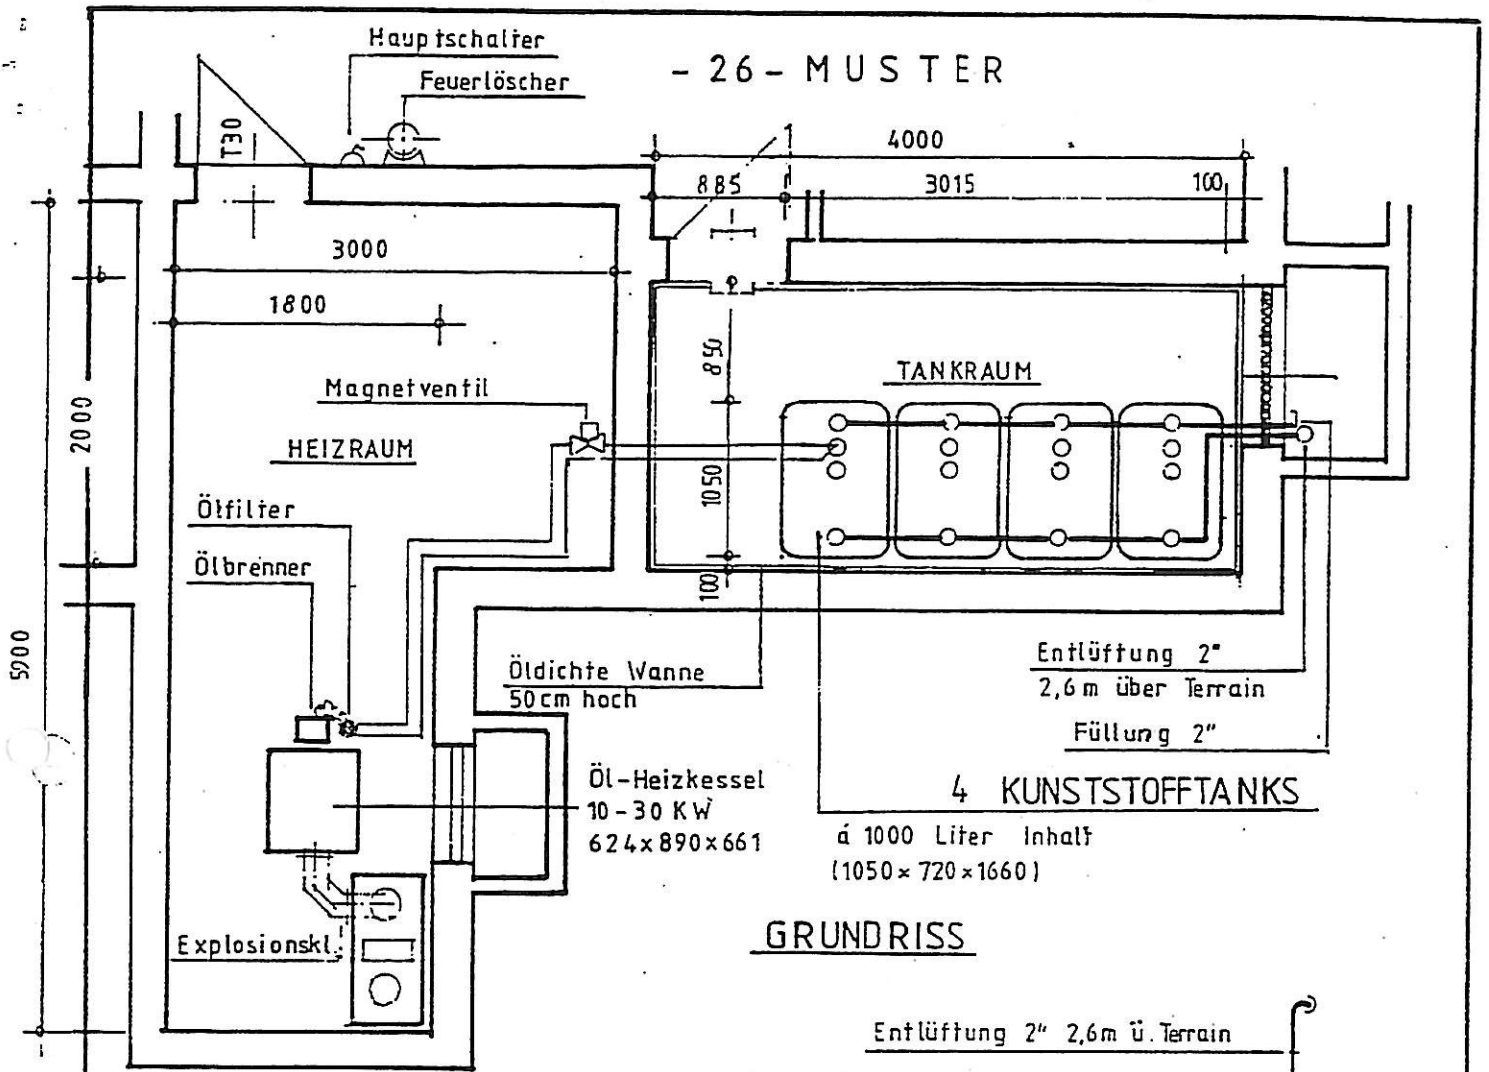

GRUNDRISS

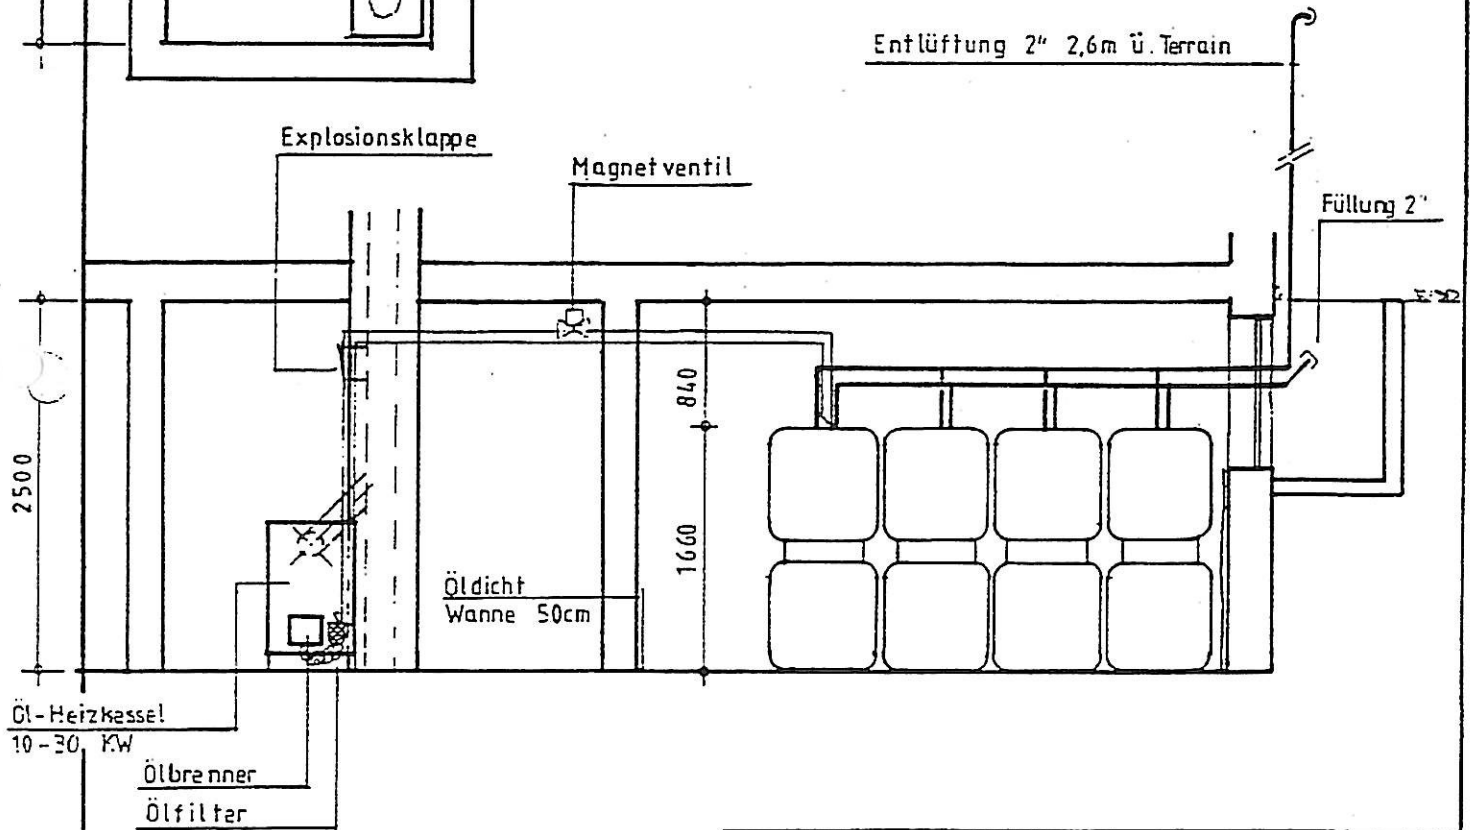

ANSICHT

SCHRIFTFELD

Plan Nr:

Unterschrift der ausführenden Firma

Datum der Planerstellung

Maßstab 1:50